


会 签	
COUNTERSIGN	
项目总签	给排水
Project Review	Plumbing
技术总签	暖通
Technical Review	HVAC
建筑	电气
Archit.	Elec.
结构	经济
Struct.	Economics

附注
NOTES

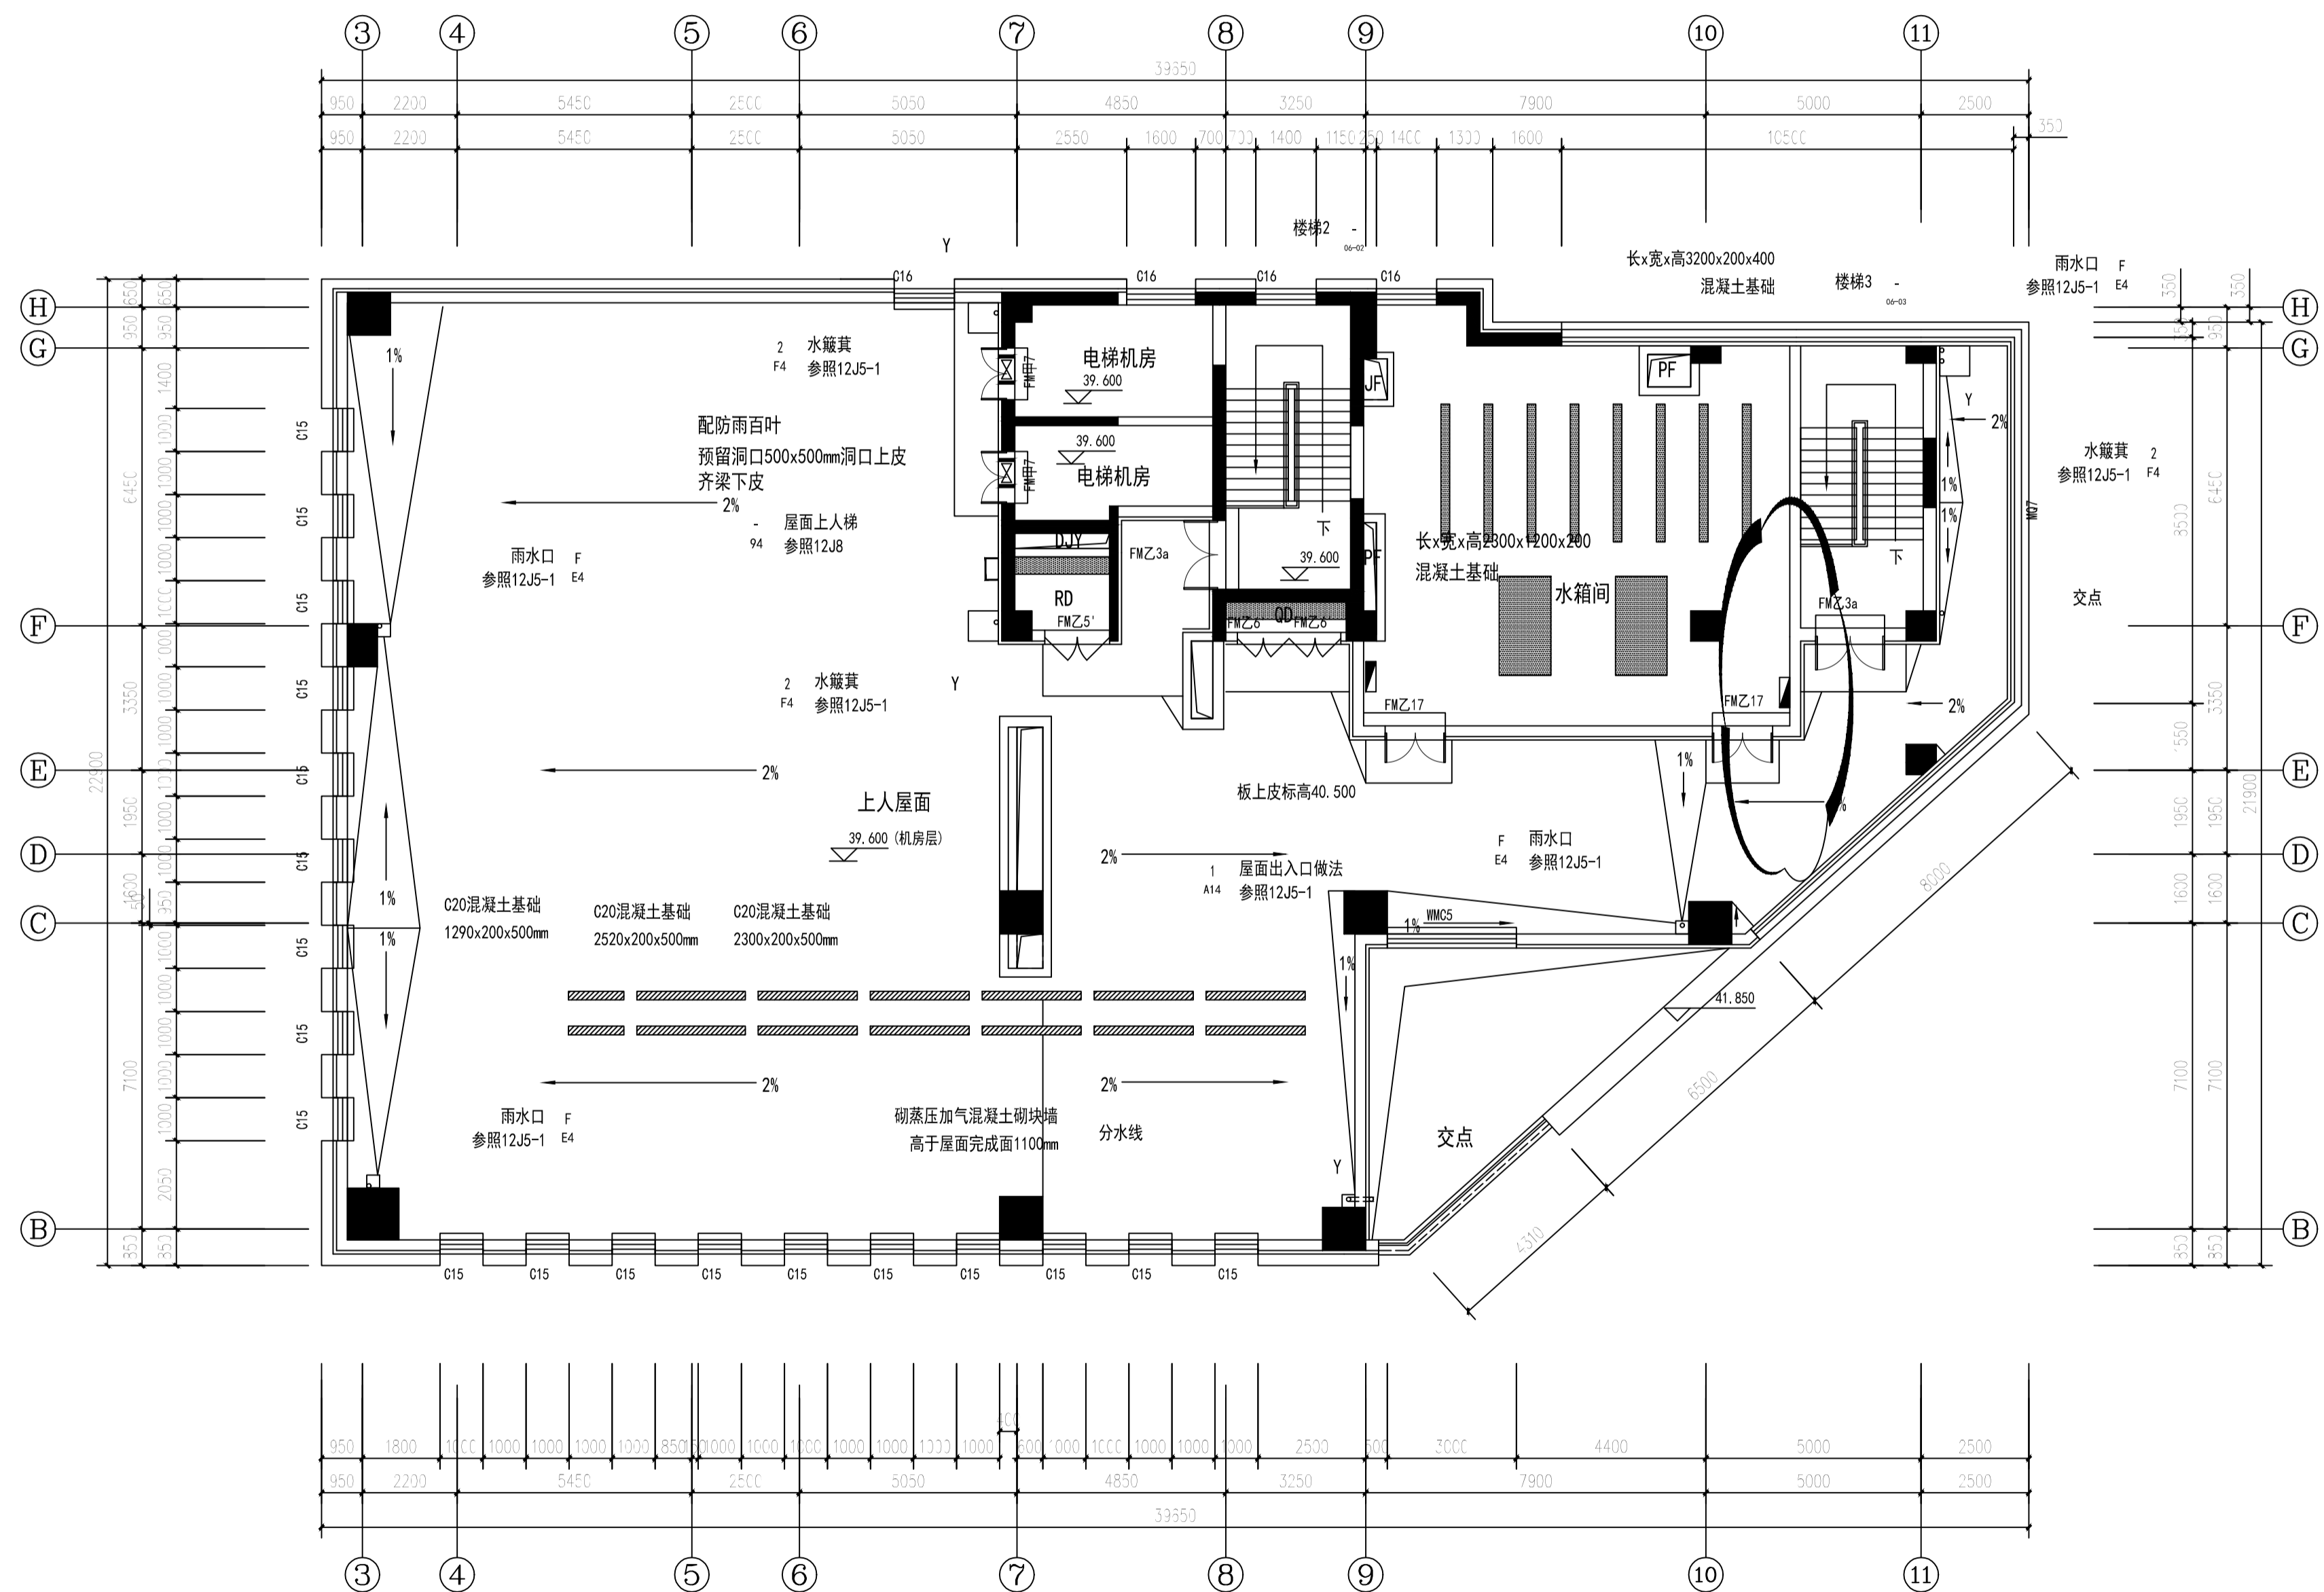

机房层平面 1:100

注册师用章
Chartered Architect/Engineer

注册师	一级	二级

技术专用章
Technical Management

出图专用章
Issue

TAD
天津市建筑设计院
TIANJIN ARCHITECTURE DESIGN INSTITUTE
工程设计证书甲级 A112002106
First-class Design Certificate No. A112002106

审核	
APPROVE	
专业负责人	
REVISION CHIEF	
校正	
CHECK	
设计	
DESIGN	
制图	
DRAWN	

工程名称
PROJECT

分项工程
Sub-Project

图名
TITLE
机房层平面

工号	2015-	分号	1
PROJECT NO.	1211011	SUB. NO.	
图号	建施变-6		
DRAWING NO.			
版本/日期	01/2018. 10. 10		
VER. NO./DATE			